




PIANTA PIANO COPERTURA scala 1:200

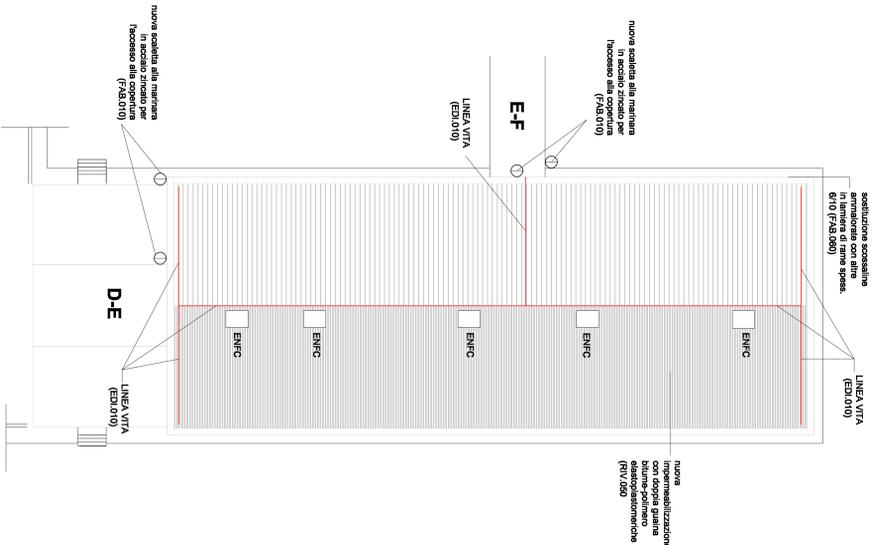


SEZIONI scala 1:200

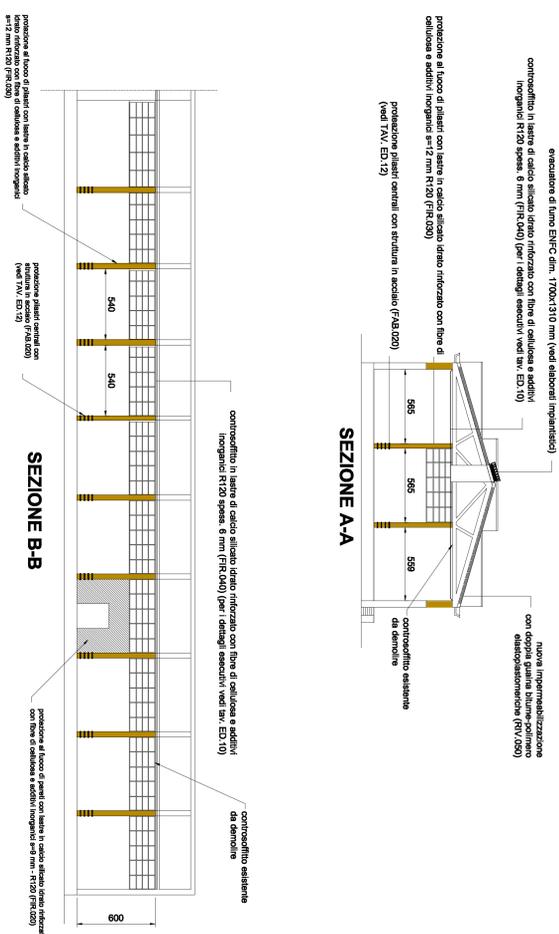

PROSPETTO scala 1:200

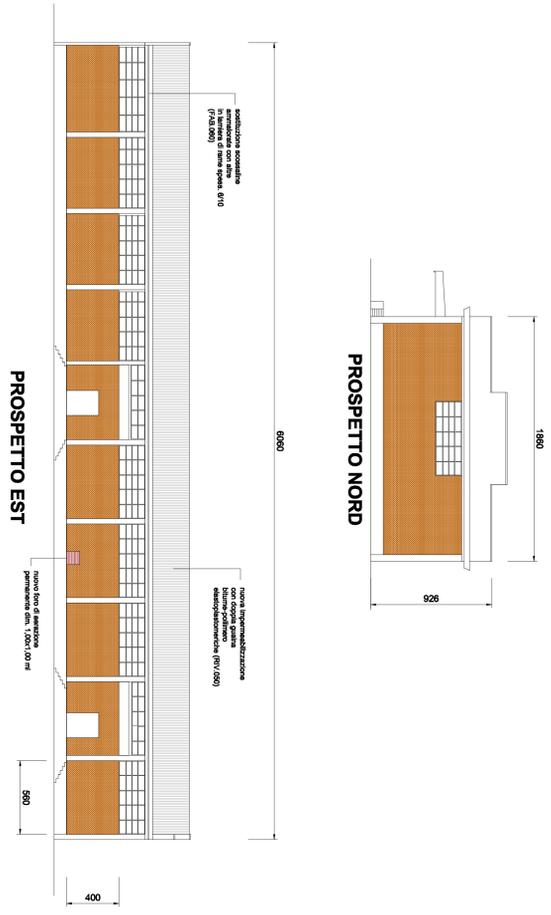

DOCUMENTAZIONE FOTOGRAFICA

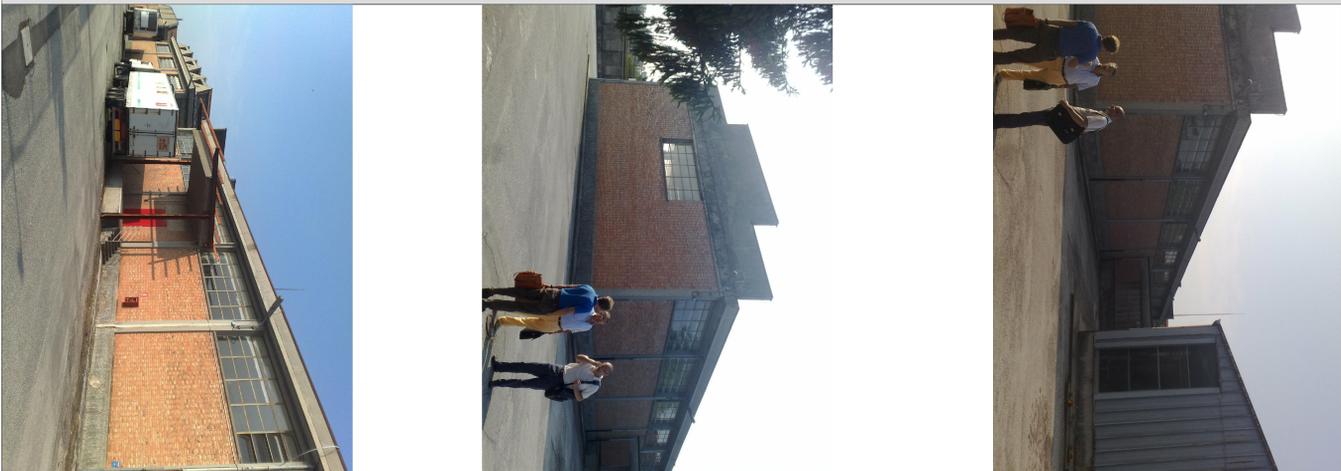

KEY_PLAN scala 1:2500



- INTENENTI DI CARATTERE GENERALE:**
- 1 - Revisione completa di scarico acque meteoriche
 - 2 - Risarcimento di superfici esterne in c.a. ammassate, piastri, cornici, pensiline e tirpani
 - 3 - Intervento di parafurti
 - 4 - Realizzazione di insonorizzazione a chiodi su porzioni ammassate
 - 5 - Tinteggiatura di pareti oggetto di intervento
 - 6 - Risarcimento di superfici esterne ammassate
 - 7 - Demolizione di controfittitura esistente
 - 8 - Protezione dei piastri contro gli urti meccanici

NA: I PARTI ESECUTIVI PER QUESTO EDIFICIO SONO RIPORTATI IN TAV. ED.10

REV./ DATA	MOTIVAZIONE	redatto	coordinato
COMITANTE			
<p>Municipio 04/05/06/07/99/100</p> <p>Umberto Reggiani del Gruppo 7, Tommaso - Aldo Adige Dipendente incaricato di coordinamento di Adria</p>		COMMESSA 10-050 <small>Prodotto e distribuito da ams - Associazione Nazionale Municipi e Comuni Italiani - Via S. Maria Maddalena, 10 - 41013 - Modigliana (PR) - Tel. 0521/851111 - Fax 0521/851112 - Email: ams@ams.it</small>	
OGGETTO			
OPERE PER IL RECUPERO FUNZIONALE DEL DEPOSITO REPERTI DI CONTRABBANDO DI ADRIA ED. 06		ELABORATO	
FASE PROGETTUALE		DATA	
PROGETTO ESECUTIVO		OTTOBRE 2010	
OPERE EDILI		SCALA	
		1:2500 1:200	
ELABORATO			
FABBRICATO E			
KEY PLAN			
PROGETTISTI INDICANTI		GRUPPO DI PROGETTAZIONE	
Ing. Francesco ZOBOTTO Ing. Zahirino TOMMASINI		Arch. Angela Lisa BARBERO Ing. Michele PETERANGOLA Ing. Antonio SALLICIA P.L. Pierluigi PISANI	
ASSOCIAZIONE TEMPORANEA DI PROFESSIONISTI			
Architetto e Ingegnere di Qualità Ing. Francesco ZOBOTTO Ing. Zahirino TOMMASINI P.L. Pierluigi PISANI		T.F.E. Ingegneria s.r.l. Via S. Maria Maddalena, 10 41013 Modigliana (PR) Tel. 0521/851111 - Fax 0521/851112 - Email: tfe@tfe.it	